









# 湯布院駐屯地110号隊舎自動火災報知設備更新工事


件名	湯布院駐屯地110号隊舎自動火災報知設備更新工事						
図面表紙							
縮尺	—	作成年月日	令和7年 8月 日			1/4	
業務隊長	管理科長	営繕班長	企画	施設管理専門官	管財主任	電気係長	係
							
陸上自衛隊 湯布院駐屯地							

# 仕 様 書

- 1 件 名 : 湯布院駐屯地110号隊舎自動火災報知設備更新工事  
 2 場 所 : 大分県由布市湯布院町川上941番地  
 陸上自衛隊 湯布院駐屯地 110号隊舎  
 3 概 要 : 駐屯地110号隊舎に設置している自動火災報知機P型1級受信機及び煙感知器の更新工事を行うものである。


## 既存自動火災報知設備受信機等型式

設置場所	品 名	数量	既設品規格	製 造 元
1階当直室	受信機P型1級	1	自動火災報知設備受信機 1PM1-nY1A 受第9~102号	ニッタン株式会社
各階廊下・階段	光電式煙感知器2種	23	2KH2 露出形	ニッタン株式会社
各階防火扉	光電式煙感知器3種	15	3KH2 埋込形	ニッタン株式会社

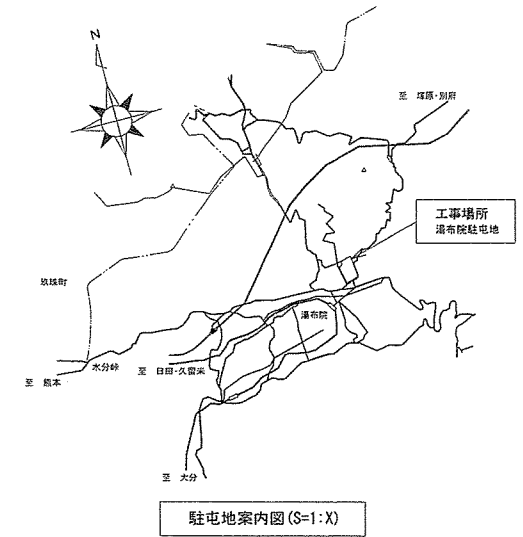

## 4 一般事項


- (1) 本工事は、本仕様書によるほか国土交通省大臣官房官庁営繕部監修「公共建築（改修）工事標準仕様書（電気設備工事編）」並びに消防関係諸法規によるものとする。
- (2) 受注者は、「公共工事の入札及び契約の適正化の促進に関する法律」及び「建設業法」に基づき、施工体制台帳の作成等について、法令に遵守のうえ実施するものとする。
- (3) 工事に掛かる事前に必ず現地にて監督官と打合せをするものとする。
- (4) 本工事の写真は、着工前・竣工後・主要な作業状況及び監督官の指示する箇所を撮影するとともに、工事後隠蔽となる部分は確実な写真管理を実施するものとする。工事完了後、A4判工事写真帳に整理して一部監督官に提出するものとする。
- (5) 本仕様書等に記載なき事項といえども、技術上当然施工すべき事項については、受注者の負担において実施するものとする。
- (6) 工事は他の施設に損傷を与えないよう十分注意して実施すること。万一損傷を与えた場合は、受注者の責任において速やかに現状に復旧するものとする。
- (7) 本仕様書及び工事に際し、疑義を生じた場合は、監督官と協議のうえ実施するものとする。
- (8) 本工事に使用する材料は全て新品とし、監督官の検査を受け、合格したものを使用する。
- (9) 本工事にあたっては、火災予防、安全管理に十分留意するものとする。
- (10) 本工事で生じた発生材のうち、監督官が指示する金属等については、種別毎に整理したうえ指定場所へ搬入し、所定の調書を添えて官側に引き継ぐものとする。その他の発生材については受注者の責任において全て構外へ搬出、関係法令等に従い適正に処分し、マニフェスト（E票）の写しを提出するものとする。
- (11) 本工事に必要な電力及び給水等は官給しないものとし、電気は発電機、給水は水タンクの搬入を基本とする。ただし、前記要領で使用できない場合は官側と調整し、メーター等を取付け使用量に応じた料金の支払いにより使用できる。
- (12) 作業終了時は、現場の清掃及び片付けを実施するものとする。
- (13) 本仕様書に記載されている機器名称及び規格は既設の物であり、施工に先立ち現場調査のうえ実施するものとする。

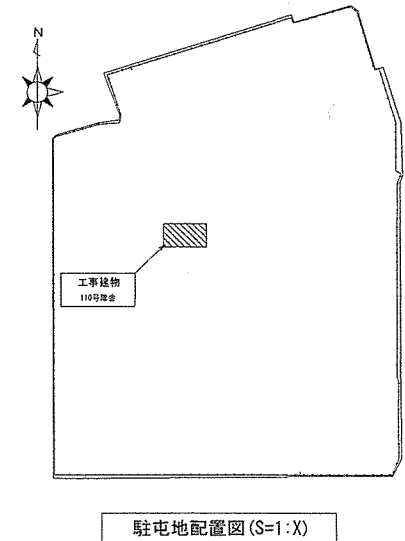


## 5 特記事項

- (1) 工事終了後、自動火災報知設備の試験並びに各種運動試験を実施して点検結果報告書を提出する事。
- (2) 消防法令に基づき、消防用設備等設置届出書の作成及び由布市消防本部への提出・消防試験の立会を受注者により行うものとする。
- (3) 光電式煙感知器3種については、ベースまで交換するものとする。

件 名	湯布院駐屯地110号隊舎自動火災報知設備更新工事				
図 面	仕様書・案内図・配置図				
縮 尺	図 示	作 成 年 月 日	令 和 7 年 8 月 日	図 面 番 号	2 / 4
陸 上 自 衛 隊 湯 布 院 駐 屯 地					

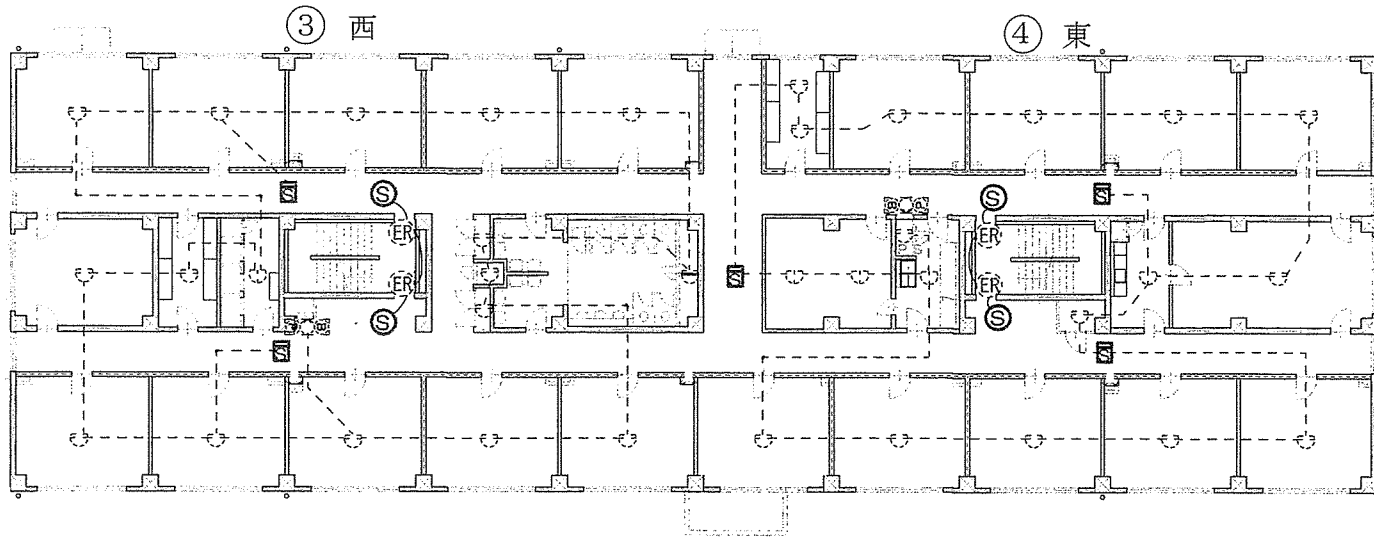

2階 平面図 s=1:x

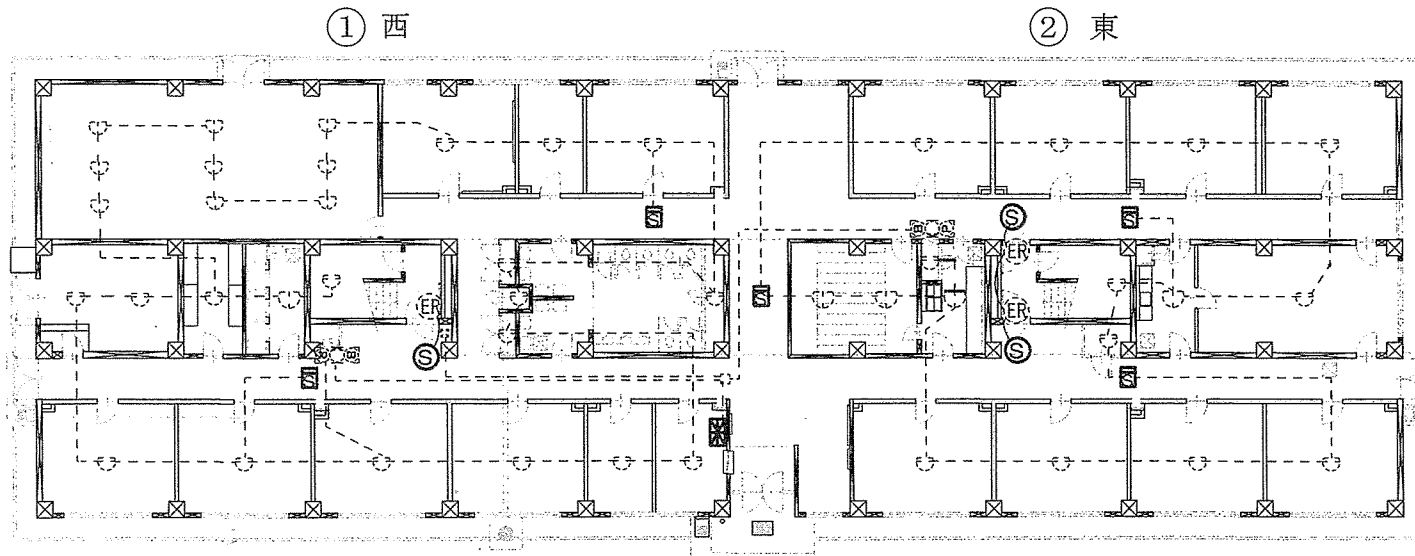


1階 平面図 s=1:x

凡 例	
記号	品 名
	P型1級受信機
	P型1級総合盤
	差動式スポット型感知器 2種
	定温式スポット型感知器 1種防水型
	光電式煙感知器 2種
	光電式煙感知器 3種
	自動閉鎖装置 (防火扉用)


2階 撤去・更新機器一覧		
記号	品 名	数量
	光電式煙感知器 2種	5個
	光電式煙感知器 3種	4個

1階 撤去・更新機器一覧		
記号	品 名	数量
	P型1級受信機	1台
	光電式煙感知器 2種	5個
	光電式煙感知器 3種	3個

件 名	湯布院駐屯地110号隊舎自動火災報知設備更新工事		
図 面	1、2階 機器配置図・数量表		
縮 尺	図 示	作成年月日	令和 7年 8月 日 図面番号 3/4
陸 上 自 衛 隊 湯 布 院 駐 屯 地			

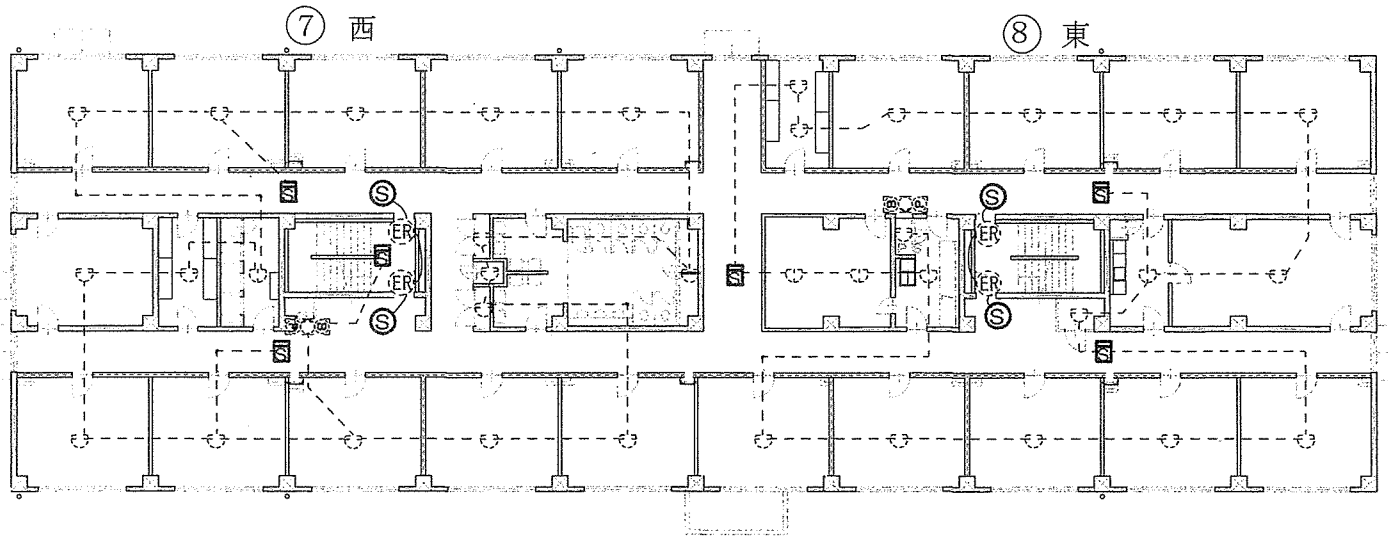


4階 平面図 S=1:X

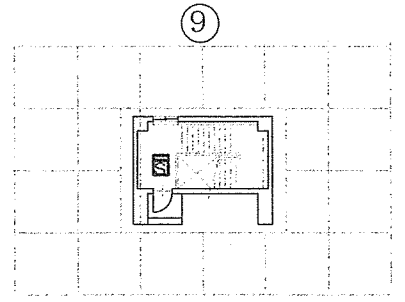

R階 平面図 S=1:X

4、R階 撤去・更新機器一覧

記号	品名	数量
□S	光電式煙感知器 2種	7個
○S	光電式煙感知器 3種	4個

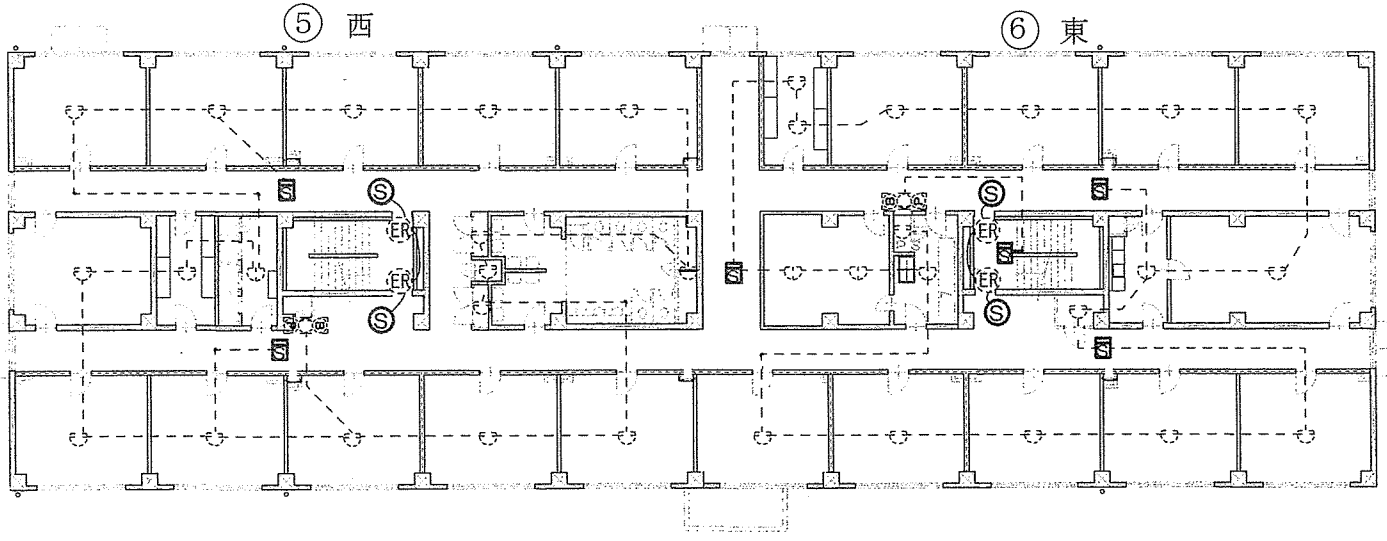

3階 平面図 S=1:X

3階 撤去・更新機器一覧

記号	品名	数量
□S	光電式煙感知器 2種	6個
○S	光電式煙感知器 3種	4個

件名	湯布院駐屯地110号隊舎自動火災報知設備更新工事			
図面	3、4、R階 機器配置図・数量表			
縮尺	図示	作成年月日	令和 7年 8月 日	図面番号 4/4
陸上自衛隊 湯布院駐屯地				